




INSTALACJA KLIMATYZACJI
RZUT PARTERU

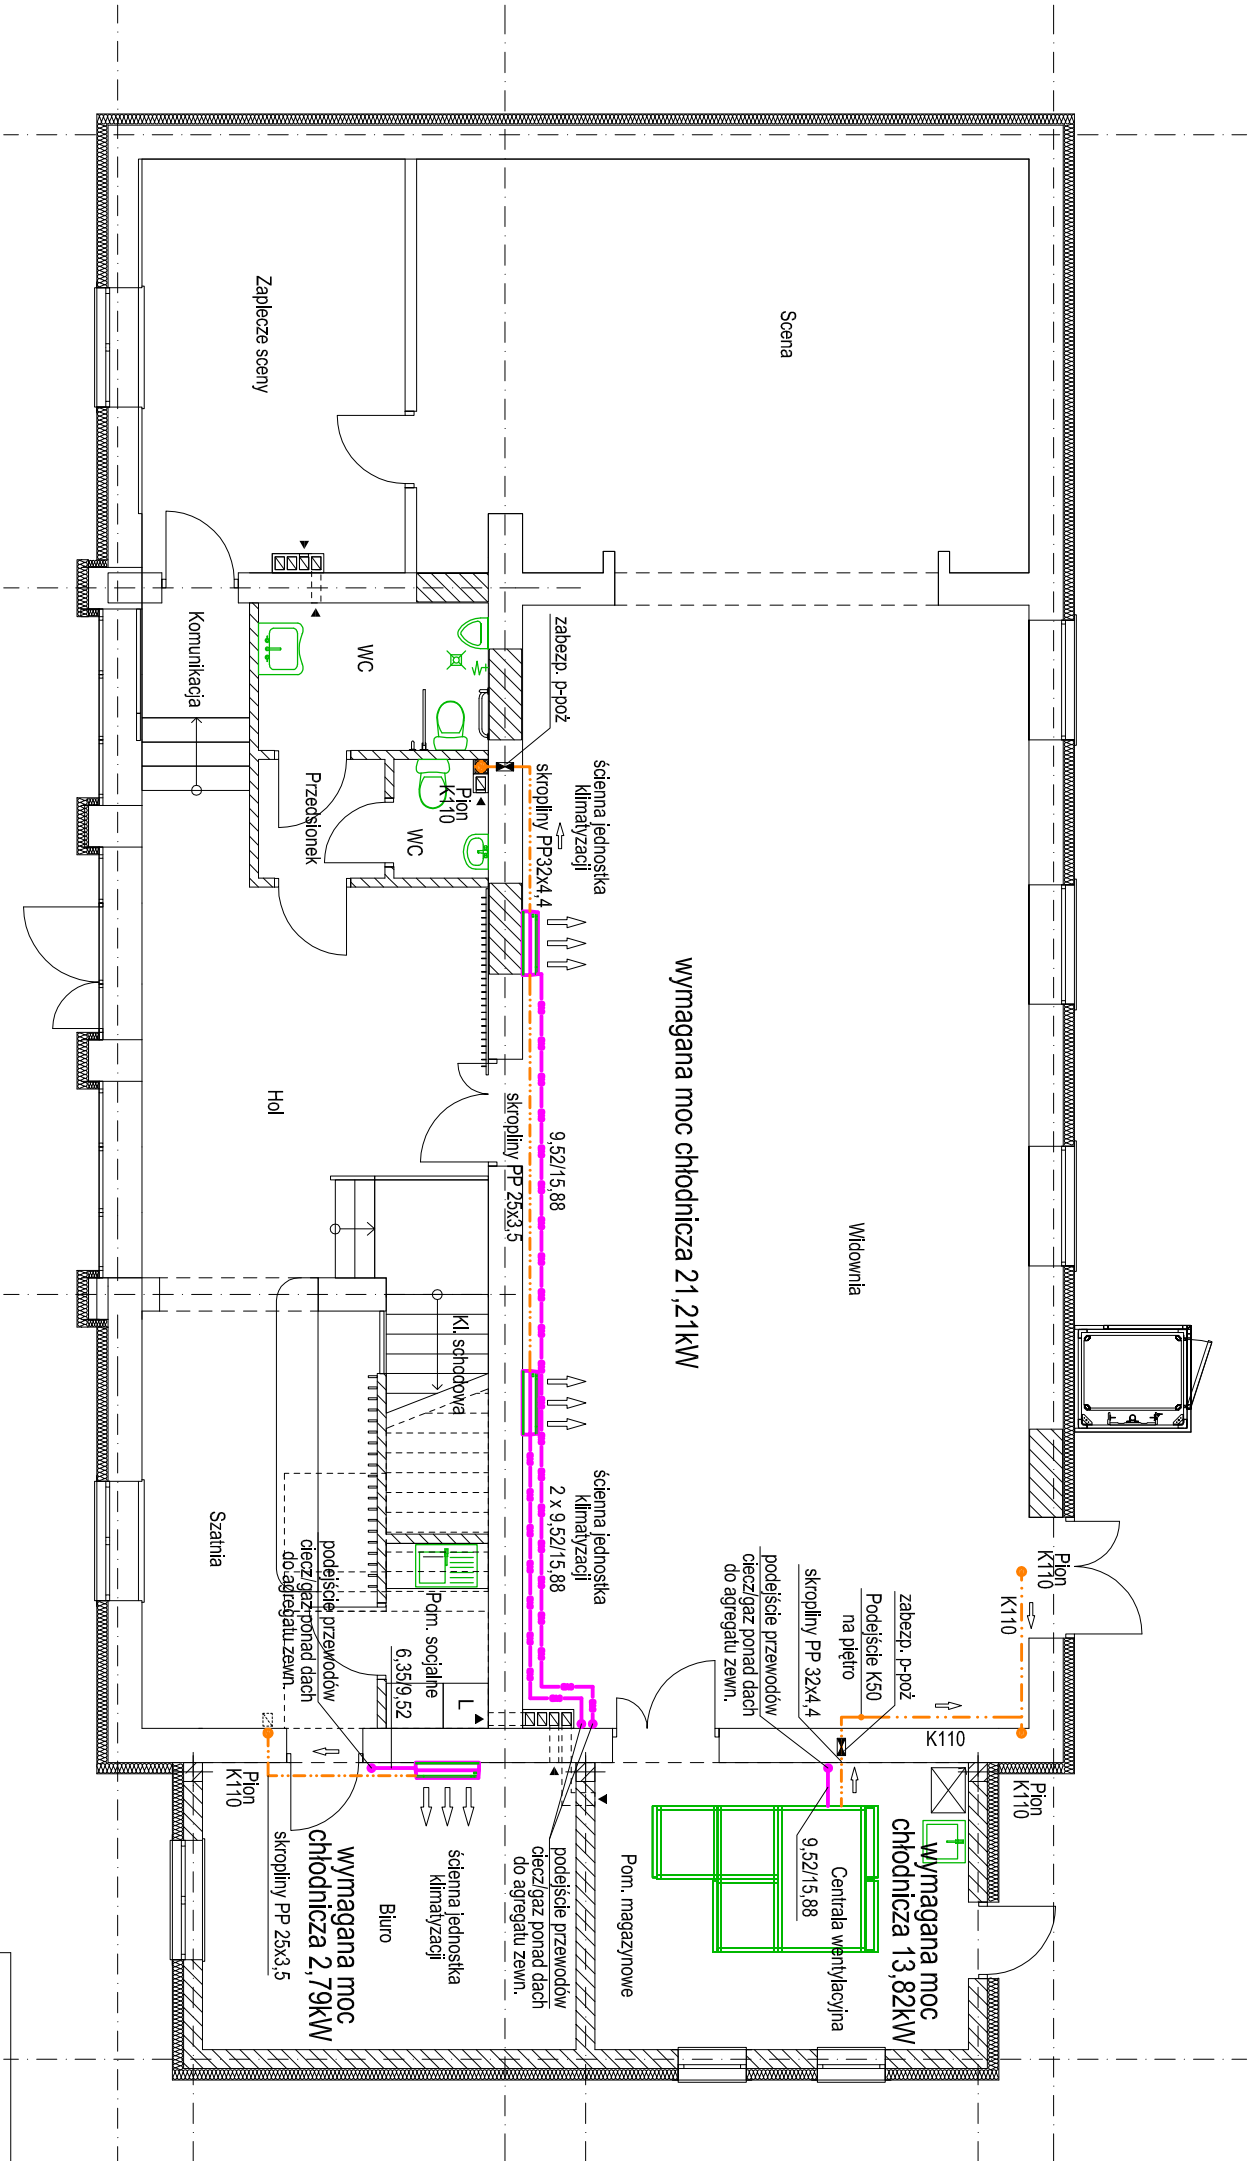

Wszelkie przejścia instalacyjne w elementach oddzielenia przeciwpożarowego powinny mieć klasę odporności ogniowej wymaganą dla tych elementów

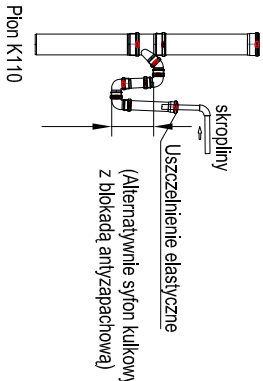

Tytuł: Rozbudowa, nadbudowa i przebudowa budynku GOK (Gminy Ośrodek Kultury) w Klonowej. Przebudowa zewnętrznych instalacji: wodociągowej i centralnego ogrzewania. Rozbudowa zewnętrznej instalacji kanalizacji sanitarnej. Rozbiórka zbiornika szczelnego na nieczystości ciekłe.				
Adres: 98-273 Klonowa, ul. Ks. Józefa Dąbka 2 dz. nr ewid. 138, obr. 4				
Inwestor: Gmina Klonowa ul. Ks. Józefa Dąbka 2, 98-273 Klonowa				
Tytuł rysunku: INSTALACJA KLIMATYZACJI RZUT PARTERU				
Prawa autorskie:  Pracownia Projektowa "IZYS" S.C. Izabella Dobek-Sławomir Dobek 98-200 Sieradz, ul. Tordisza 9 tel. (43) 8223556 ; ppzas@onet.pl		Projektant: mgr inż. Sławomir Dobek uprawnienia budowlane do projektowania bez ograniczeń w specjalności instalacyjnej w zakresie sieci, instalacji i urządzeń wodociągowych i kanalizacyjnych, ciepłotnych, wentylacyjnych i gazowych NF EW. 14300/WL Sprawdzający: mgr inż. Izabella Dobek uprawnienia budowlane do projektowania bez ograniczeń w specjalności instalacyjnej w zakresie sieci, instalacji i urządzeń ciepłotnych, wentylacyjnych, gazowych, wodociągowych i kanalizacyjnych NF EW. 140120/P-0354		
Faza: PROJEKT BUDOWLANY	Brzga: INSTALACJE SANITARNE	Data: SIERPIEŃ 2020	Skala: 1:100	Nr rys.: 8