



piętro

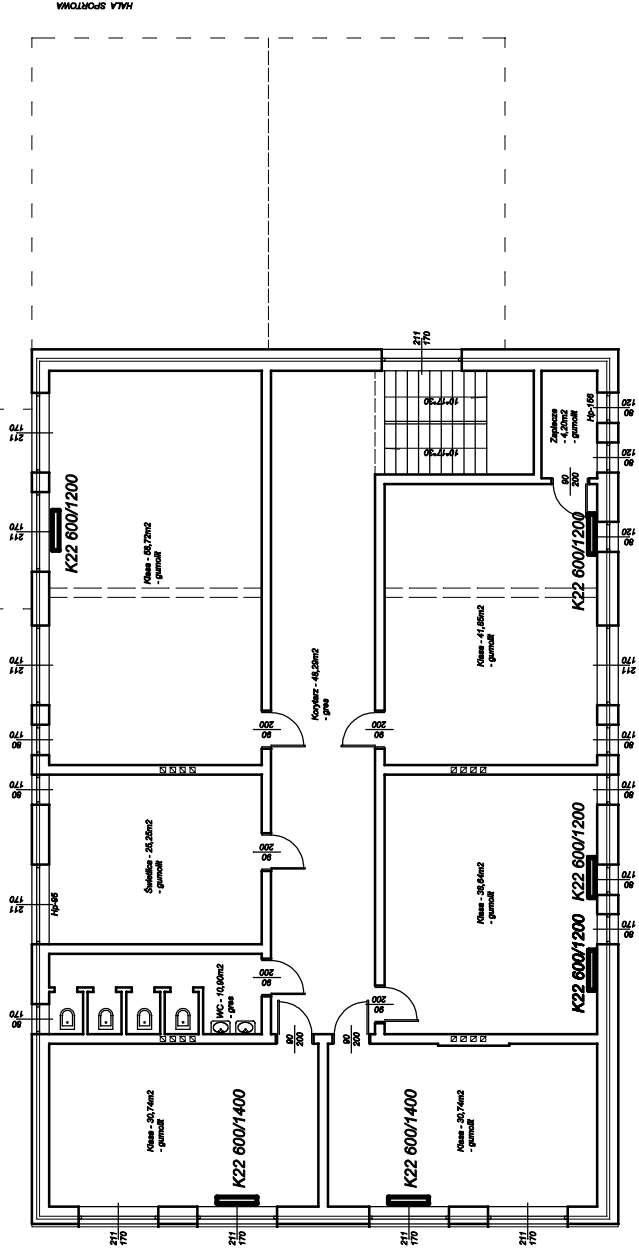

parter

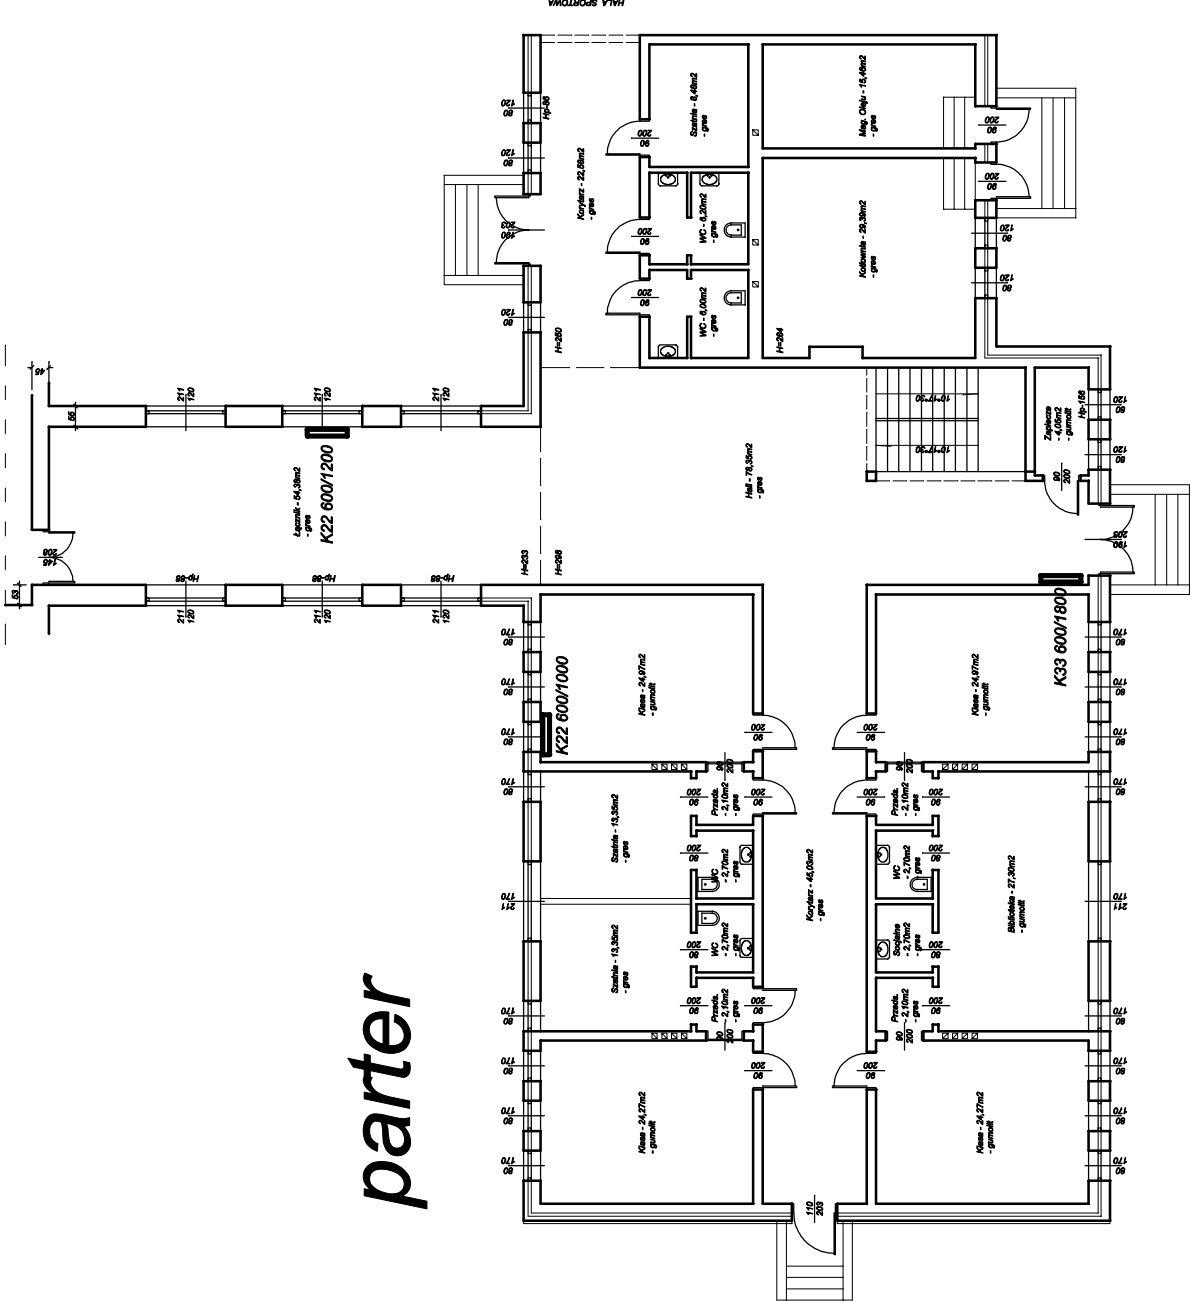

K22 600/1200 Dodatkowe grzejniki

<div>SM</div>		BIURO PROJEKTOWE "PROKON" Sławomir Miziela 98-200 Sieradz, ul. Broniewskiego 5/3 tel 501 715 029	
OBIEKT:		TERMOMODERNIZACJA ZESPOŁU SZKÓŁ W KLONOWEJ	
INWESTOR:		Gmina Klonowa z/s. 98-273 Klonowa, ul. Ks. J. Dalaka 2	
RYSUNEK:		BRANŻA: SANITARNA	
OPRACOWAŁ:		SKALA: 1:200	
PROJEKTANT:		NR RYS: 10	
RZUT PARTERU I PIĘTRA ZAPLECZE SALI DODATKOWE GRZEJNIKI		DATA: 2023.06.	
mgr inż. AGNIESZKA KOMINIAREK		NR UPRL: LOD/0851/PWOS/07	
		NR UPRL:	